
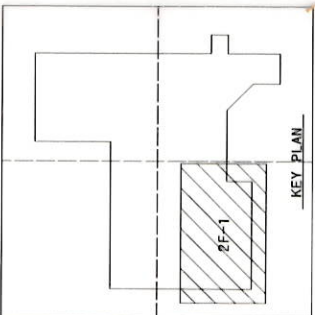



施 名 称	ヤシマ工業㈱・(有)三崎工業・(株)沖縄ダイケン・㈱三星建設 (有)サガ設備工業 特定建設工事共同企業体	設 名 称	㈱伊藤晋三郎建築研究所 ㈱外間建築設計事務所 共同企業体	管理建築士 氏 名	一級建築士 第11380号	原 勇 次	工 事 名 称	新県立八重山病院建設工事 (空調)	図 面 名 称	2 F - 2 空調配管平面図
代 表 者	ヤシマ工業株式会社 沖縄県那覇市久米二丁目16-25	代 表 者	㈱伊藤晋三郎建築研究所 (東京都知事登録第2215号) 東京都豊島区高田2丁目17-22	資 格 者 氏 名	一級建築士 第238700号	井 井 和 幸	工 事 場 所	沖縄県石垣市真栄里	縮 尺	1/100 (A1)・1/200 (A3)
構 成 員	(有)三崎工業・(株)沖縄ダイケン・㈱三星建設・(有)サガ設備工業	構 成 員	㈱外間建築設計事務所 (沖縄県知事登録第162-1047号) 沖縄県那覇市緑川2丁目14番地16号	氏 名	設備設計一級建築士 第1428号		発 注 機 関	沖縄県病院事業局県立病院課	図 面 番 号	空調 / 06-22
							備 考	備 考	作 成 日	2018年7月 (平成30年度)

2 階


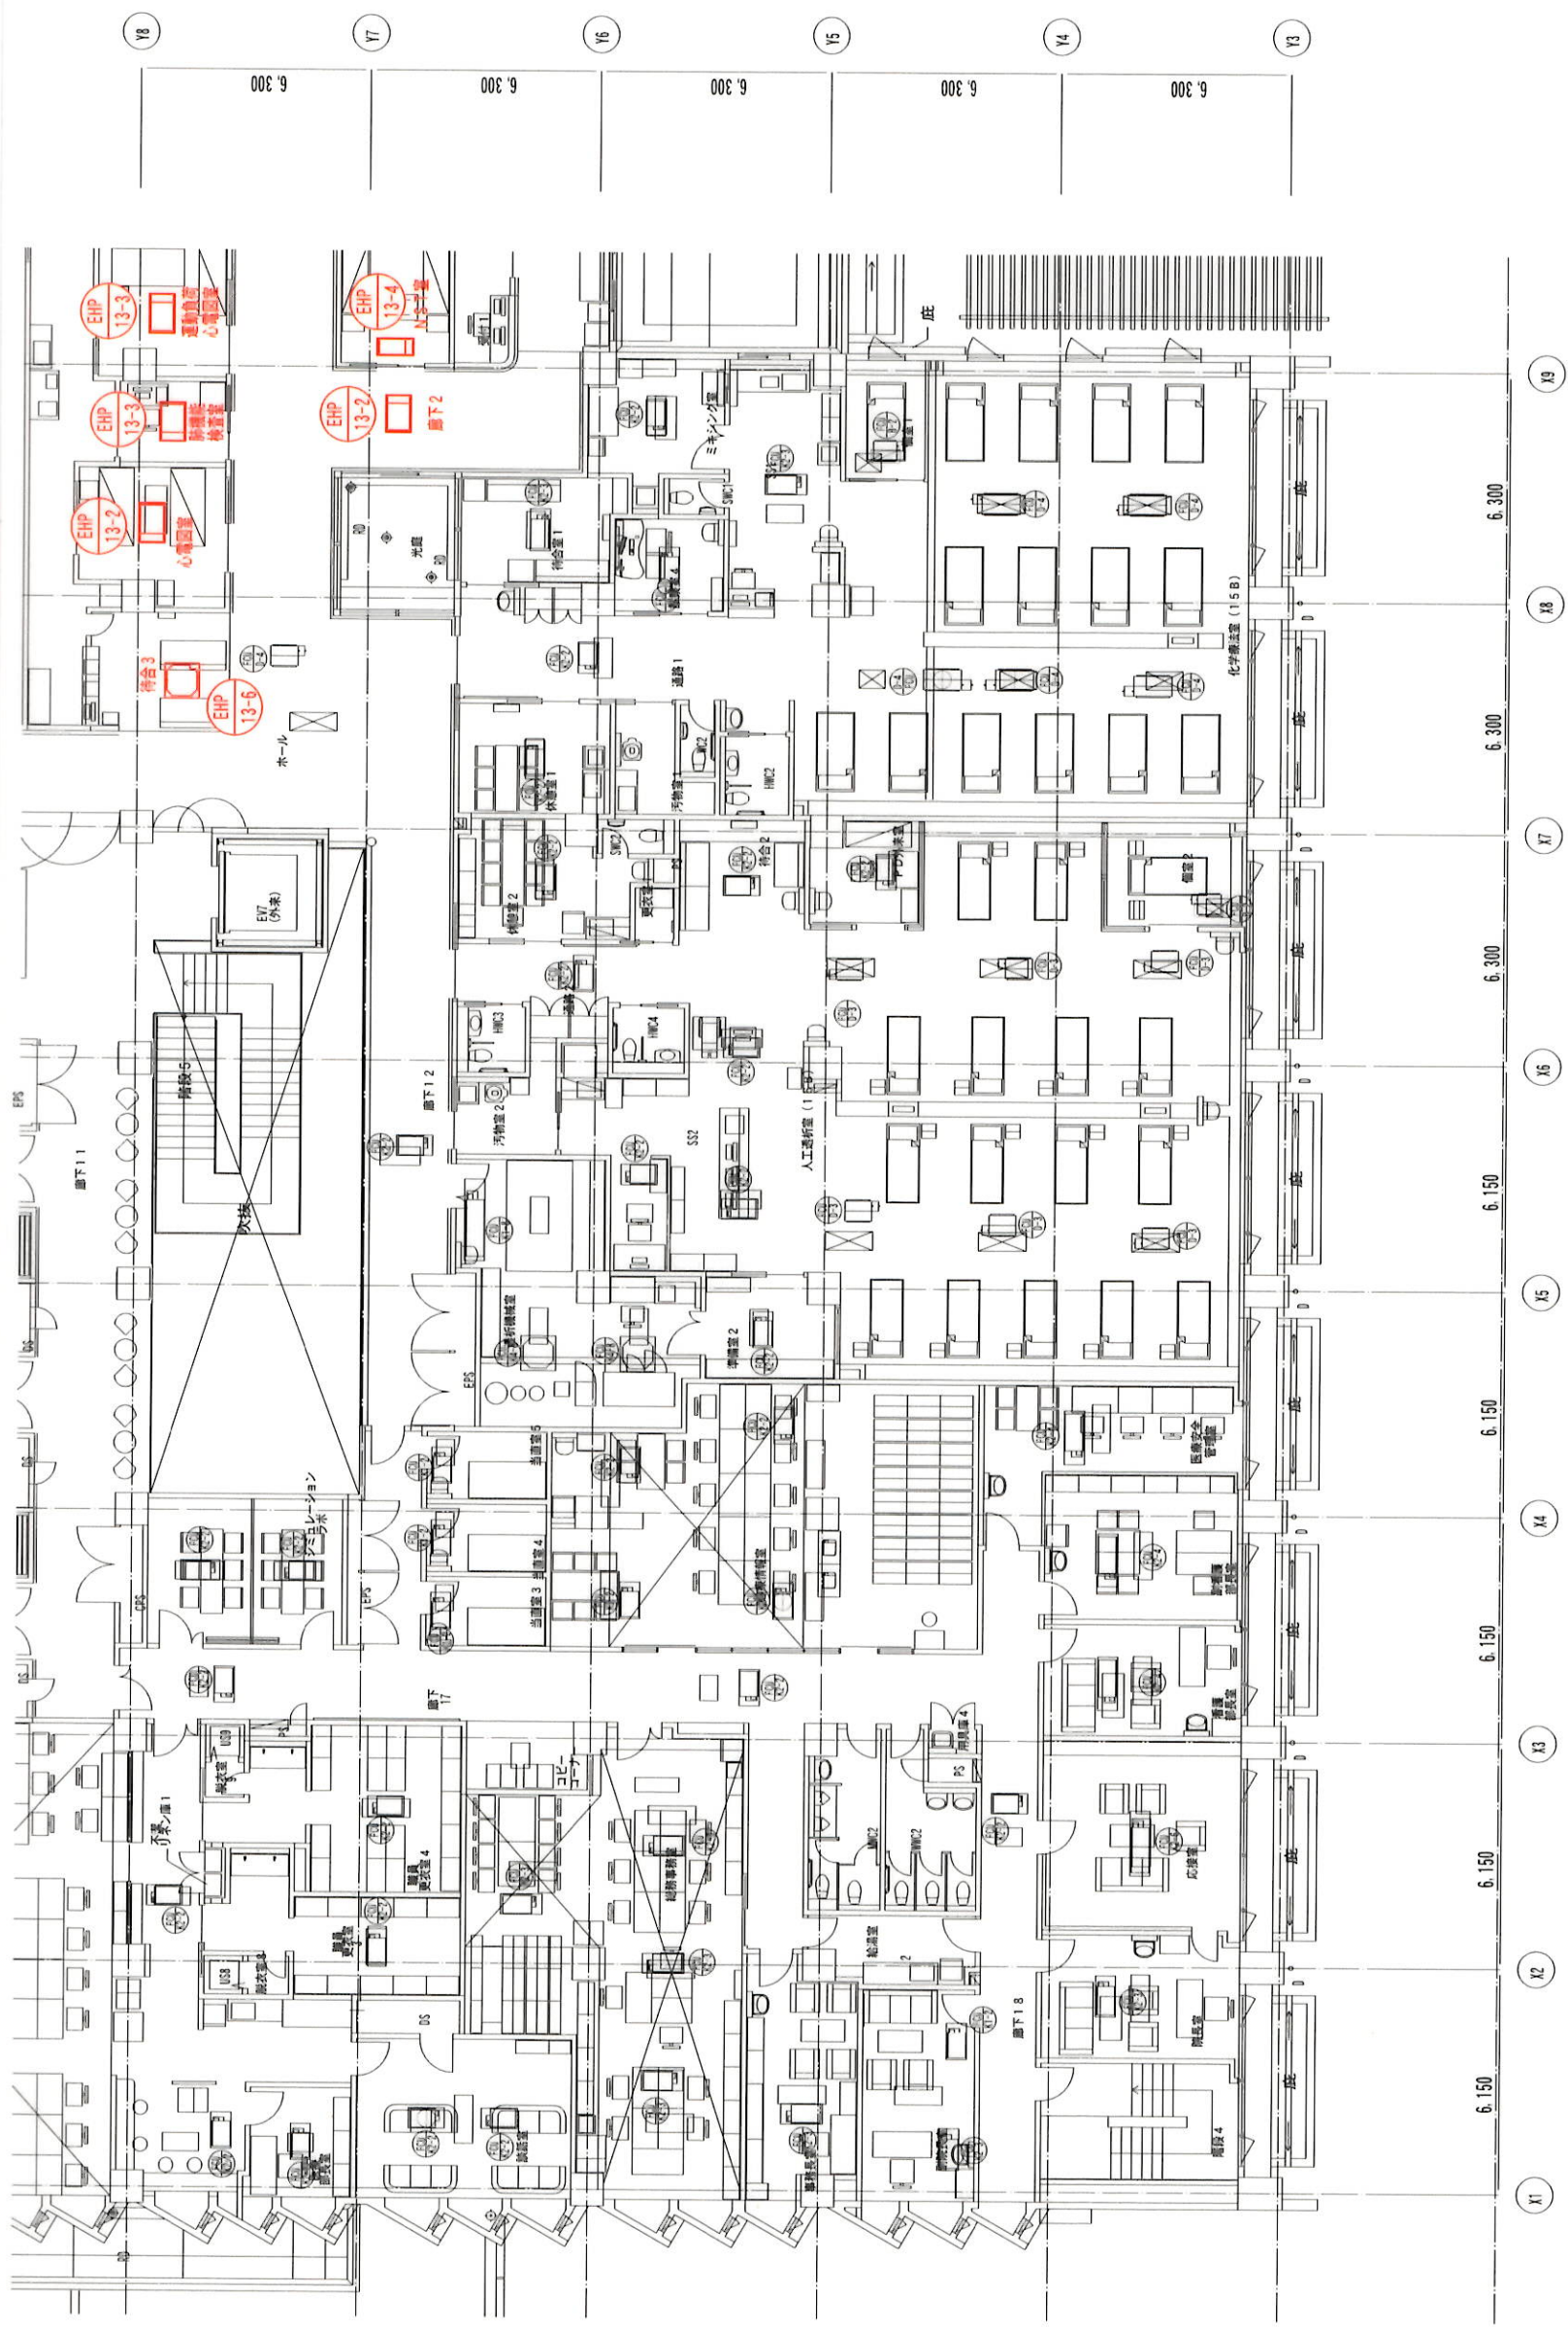


施 名 称	ヤシマ工業㈱・(有)三崎工業・(有)神崎ダイケン・(有)三崎建設	設 名 称	新伊藤三崎建設設計事務所 共同企業体	管理設計士 氏 名	一級建築士 第11385号	原 則 次	工事名称	新保立八重山病院建設工事 (空調)	同 業 名 称	2 F - 1 空調配管平面図
工 代 表 者	(有)サカワ設備工業 特定建設工事共同企業体	計 画 者	新伊藤三崎建設設計事務所 (東京建設事務所 第3215号)	発 注 者	一級建築士 第13874号		工事場所	沖縄県石垣市真光里	縮 尺	1/100 A11・1/200 A31
著 者	ヤシマ工業株式会社 代表取締役 久米 正二 16-25	代 表 者	新伊藤三崎建設設計事務所 (東京建設事務所 第3215号)	発 注 者	一級建築士 第13874号		発注機関	沖縄県南部医療局県立病院課	同 業 番 号	空調 / 06-21
著 者	(有)三崎工業・(有)神崎ダイケン・(有)三崎建設・(有)サカワ設備工業	著 者 成 員	沖城建設設計事務所 (沖縄建設事務所 第162-164号)	発 注 者	一級建築士 第13874号		備考		作 成 日	2018年7月 (平成30年度)

2階


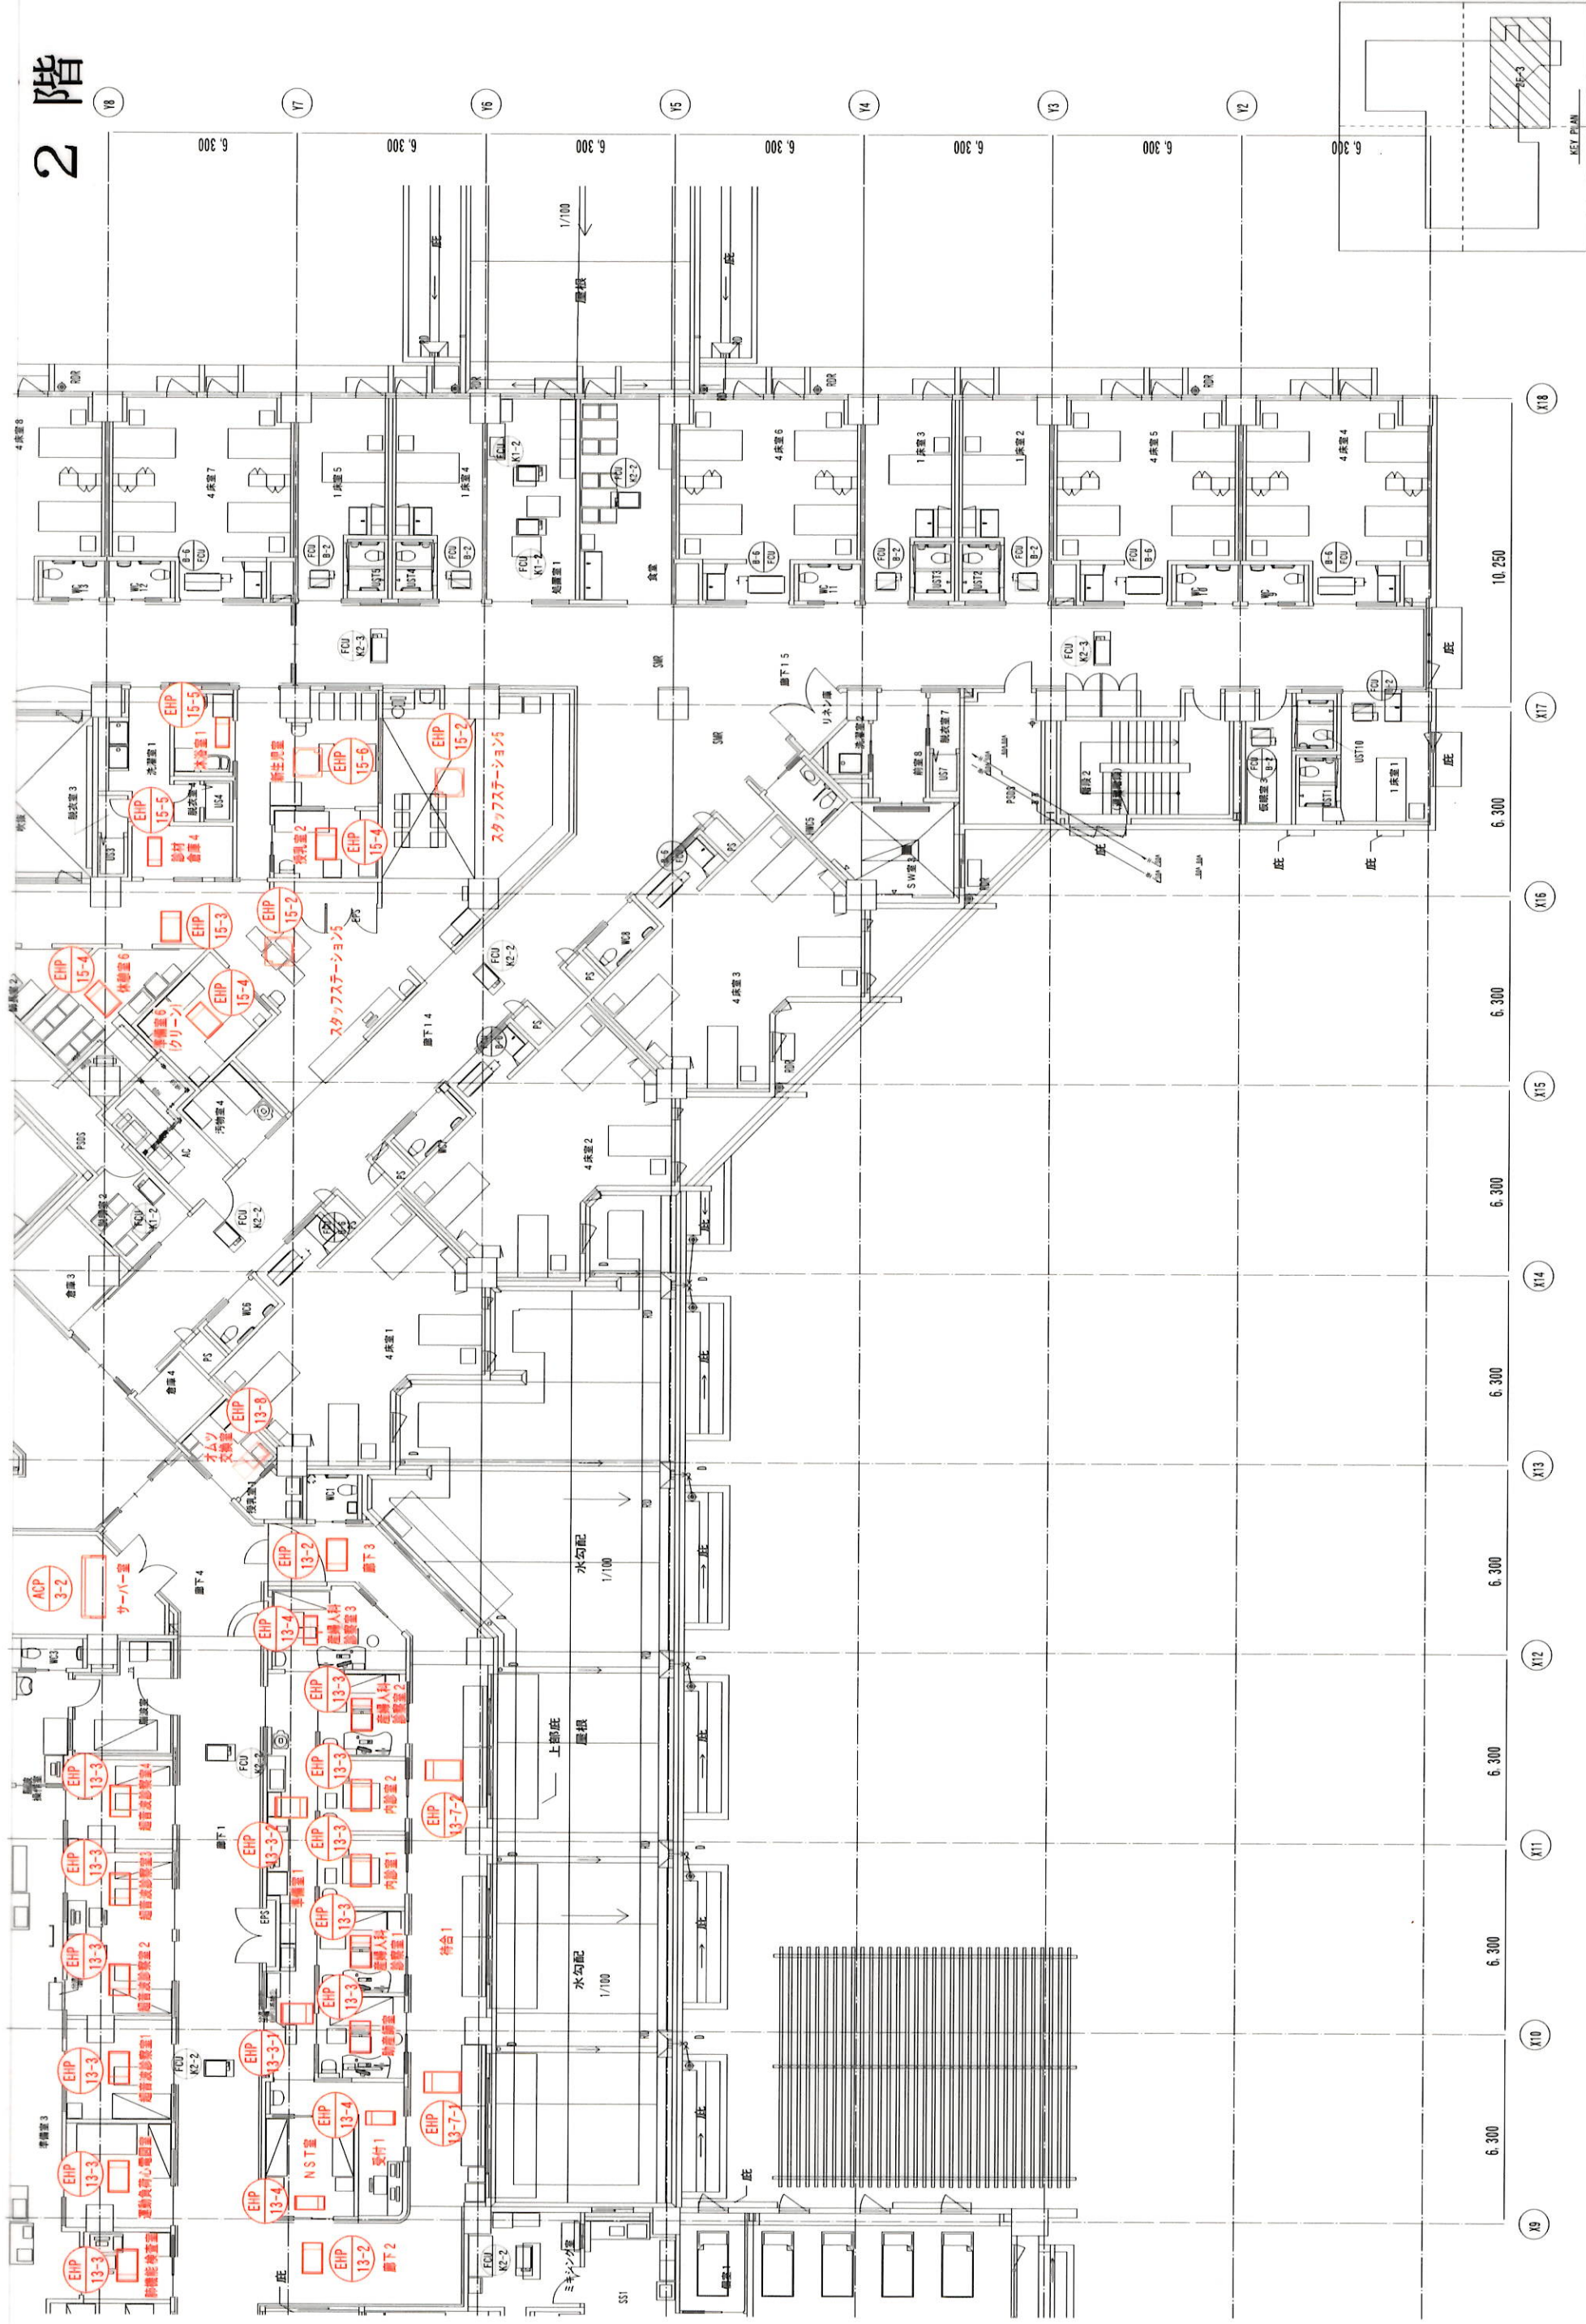


図面名称	2F-3 空調配管平面図
縮尺	1/100 (A1: 1/200 A2)
図面番号	空調 / 06-23
作成日	2018年7月 (平成30年度)
工事名称	新横浜立入山病院建設工事 (空調)
原 図 次	工事場所 沖縄県石垣市真栄
管 理 者	一級建築士 第11385号
設 計 者	伊藤 三郎 建築設計事務所 共同企業体
代 表 者	伊藤 三郎 建築設計事務所 (東京都港区豊洲 第4215号)
構 成 員	伊藤 三郎 建築設計事務所 (東京都港区豊洲 第4215号)
施 工 者	ヤマエ工業株式会社 (東京都港区豊洲 第165-164号)
代 表 者	伊藤 三郎 建築設計事務所 (東京都港区豊洲 第4215号)
構 成 員	伊藤 三郎 建築設計事務所 (東京都港区豊洲 第4215号)

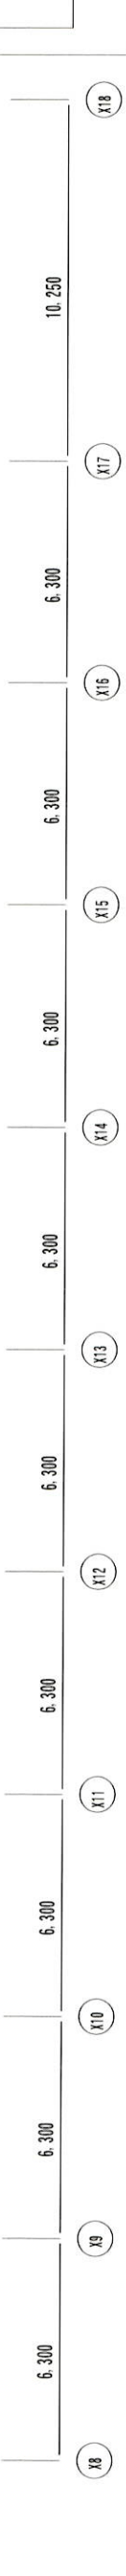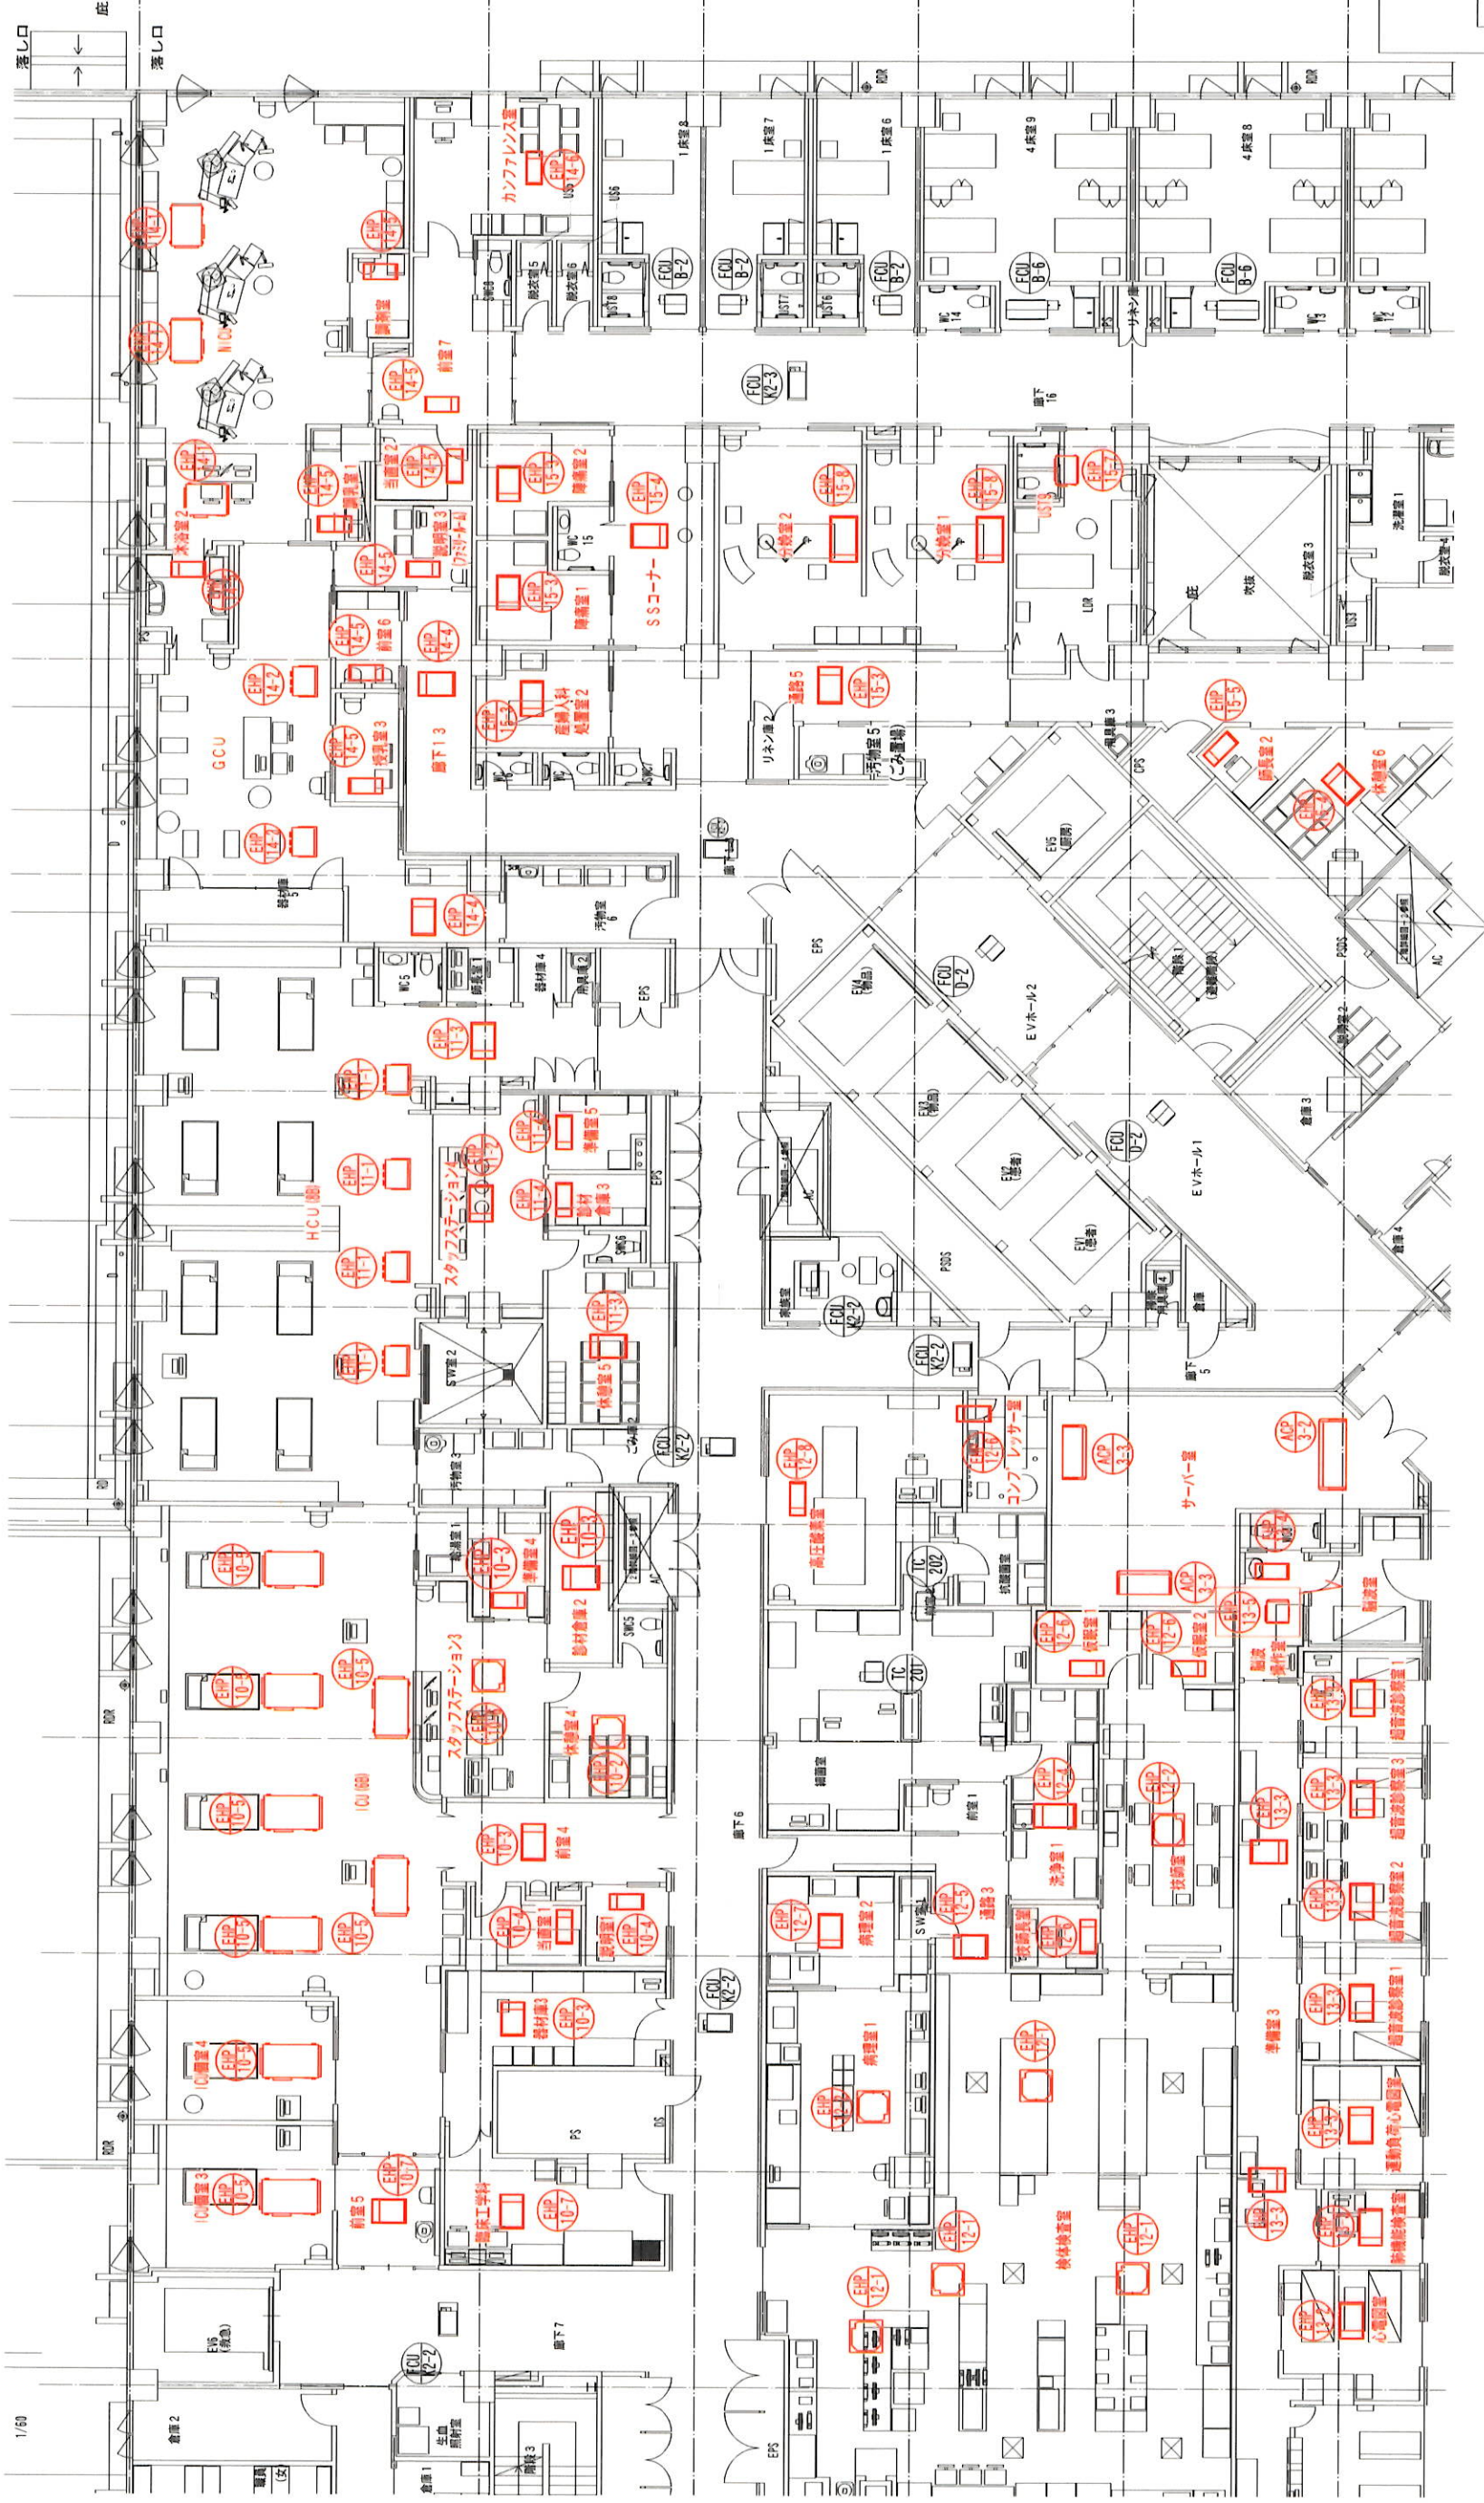

図名	ヤシエ工業、(有)三崎工業、(有)三崎テクノ、第三建設、(有)サカワ設備工業、特設建設工事共同企業体	設計	伊藤 康三郎、三崎 隆夫、(有)三崎テクノ、(有)サカワ設備工業、特設建設工事共同企業体	監理	三崎 隆夫	工事名称	新築立入部山病院建設工事 (空調)	図面名称	2F-4 空調配管平面図
代表者	ヤシエ工業株式会社 代表取締役 伊藤 康三郎	代表者	伊藤 康三郎	代表者	三崎 隆夫	工事場所	沖縄県石垣市真栄里	縮尺	1/100 (A1), 1/200 (A2)
作成者	ヤシエ工業株式会社 設計士 伊藤 康三郎	作成者	伊藤 康三郎	作成者	三崎 隆夫	発注機関	沖縄県立真栄里病院	図面番号	空調 / 05-24
作成日	2018年7月 (平成30年度)	作成日	2018年7月 (平成30年度)	作成日	2018年7月 (平成30年度)	備考		作成者	伊藤 康三郎

階 2

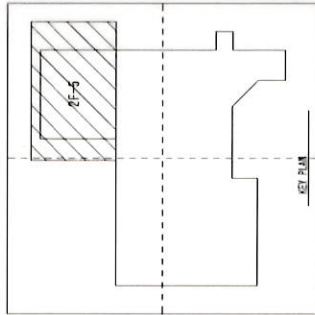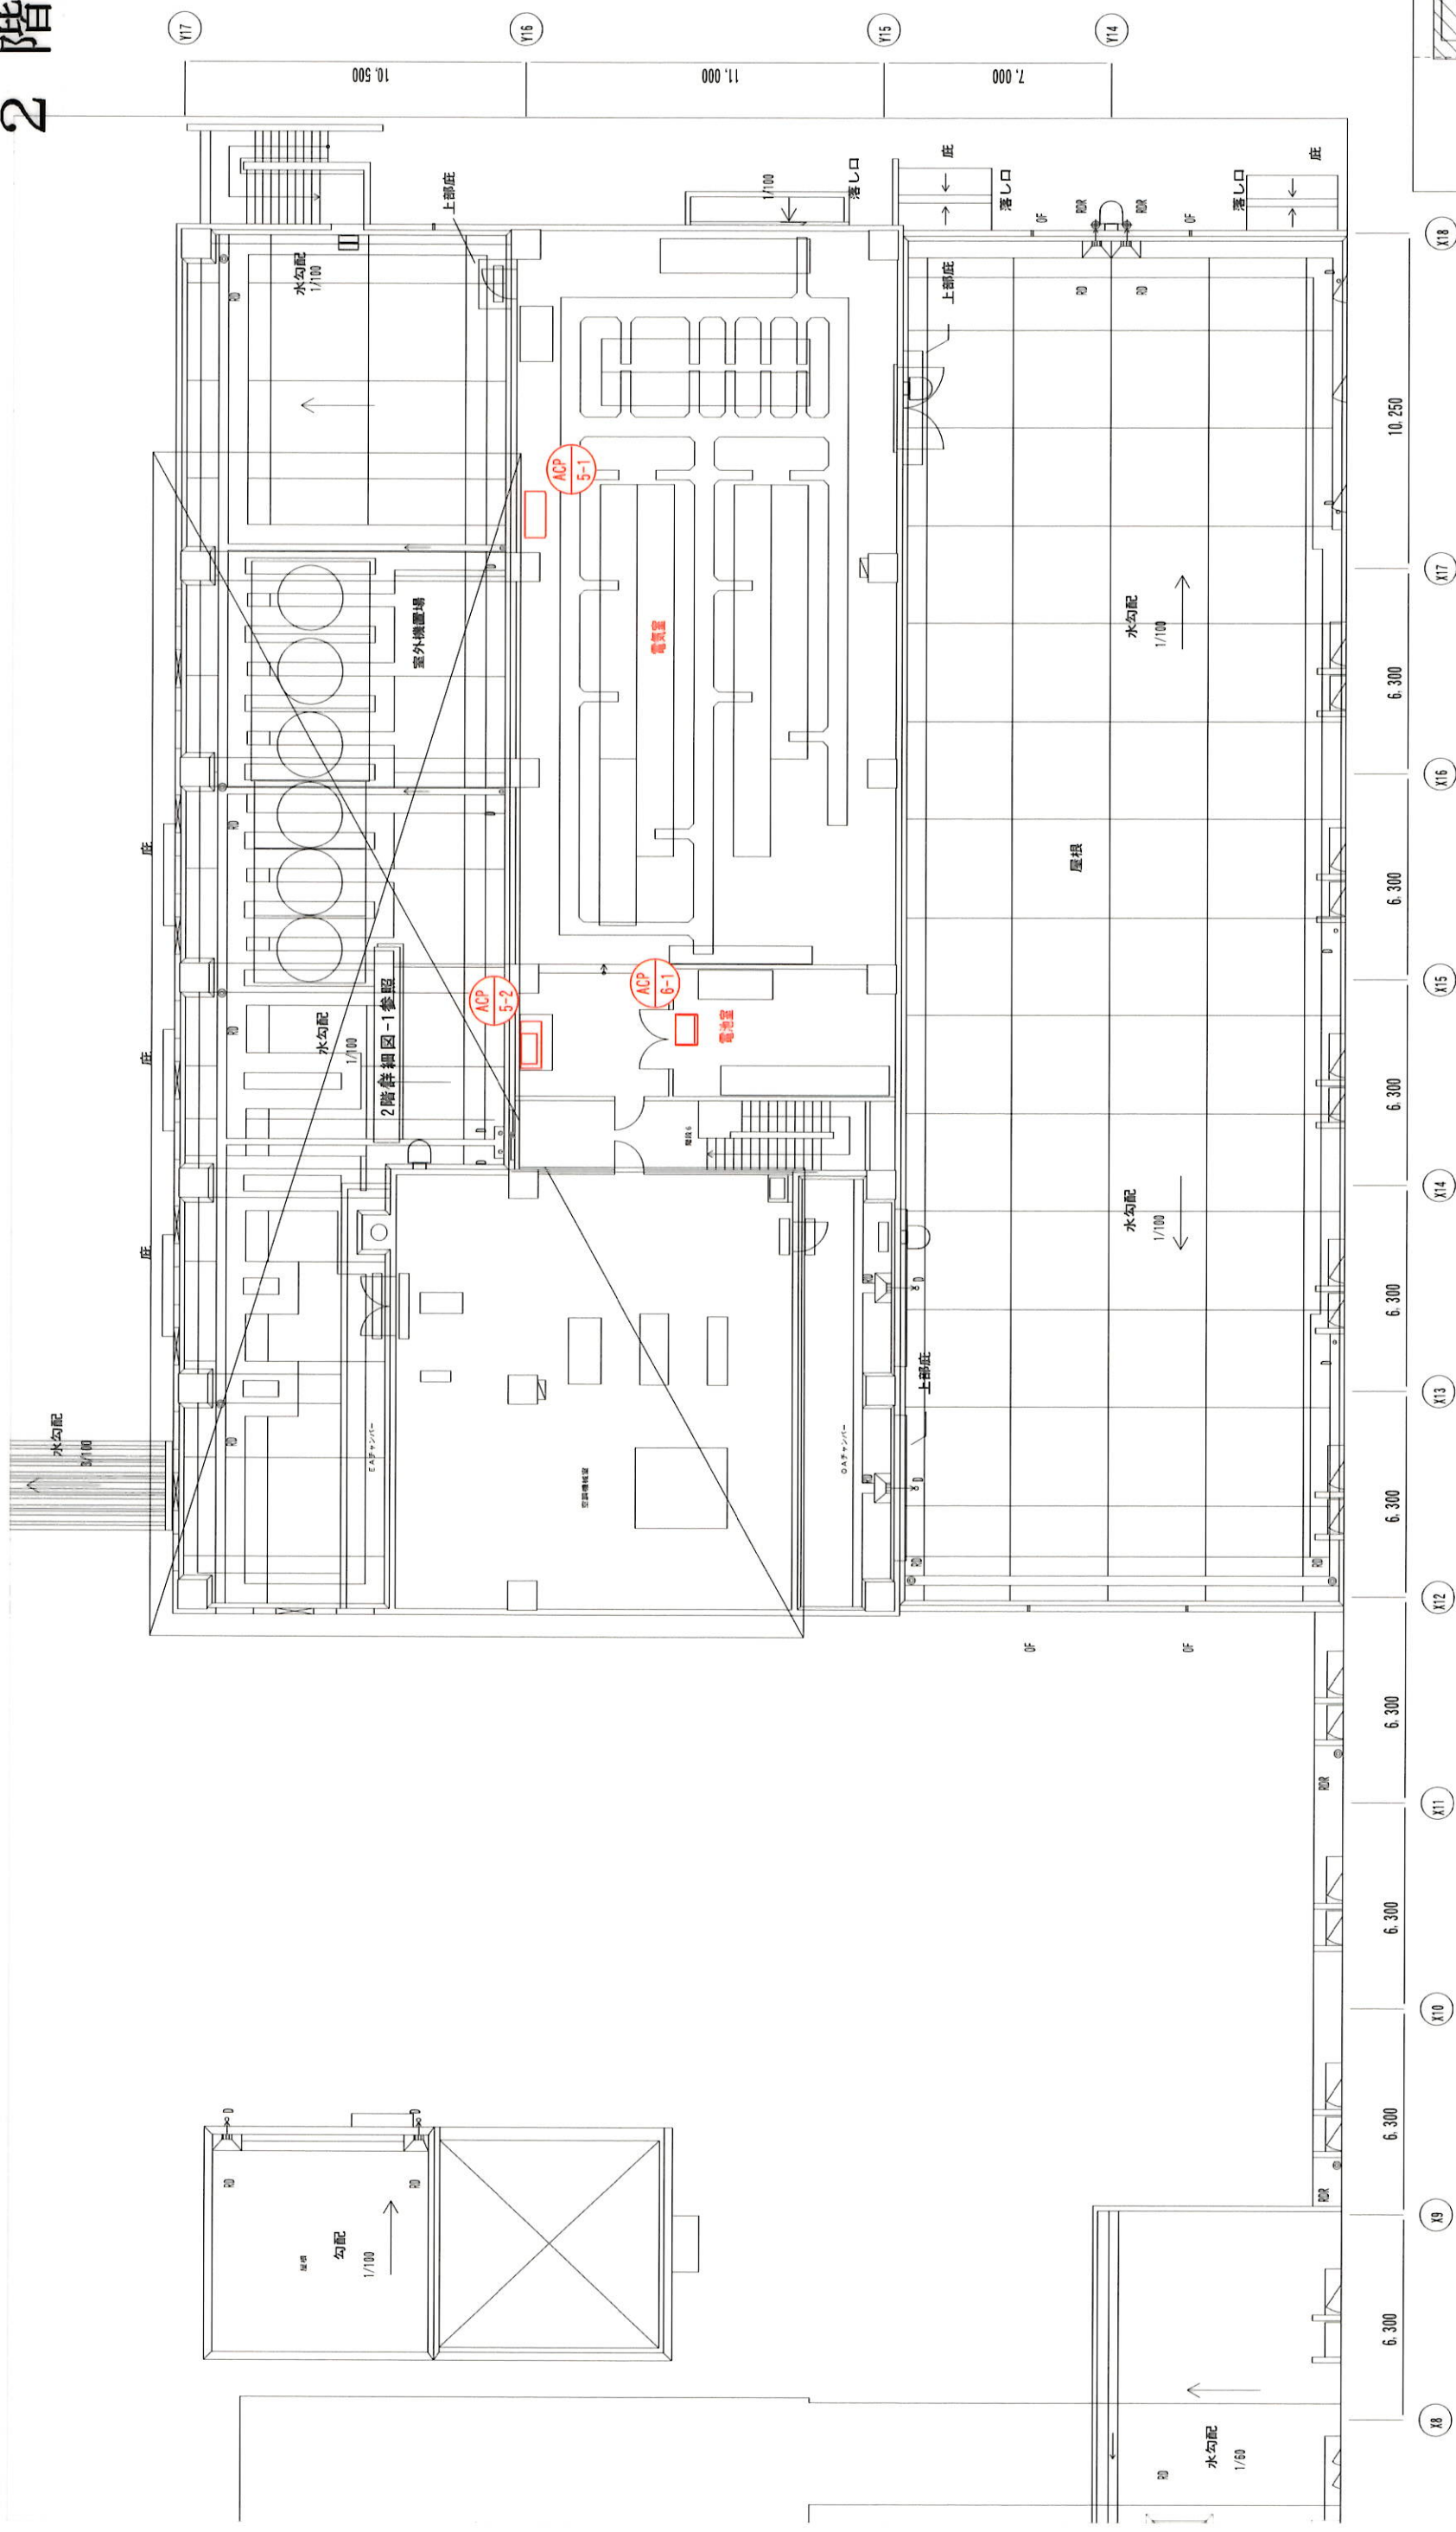[illegible]